

**JAN SZCZEPANIEK**  
 Upr. bud. nr 299/81, 72/94  
 PROJEKTOWO - WYKONAWCZE  
 Zewn. Sieci wod. - kan., gazowych i ciepłych tel. /048/ (032)2174543

OBIEKT: **KANALIZACJA SANITARNA /AKTUALIZACJA/ rej. ul. PODŁUŻE I CHELMSKIEJ CHELM SŁĄSKI**  
 MIEJSCOWOŚĆ: **CHELM SŁĄSKI**

FAZA: **P. B. - Wyk.**  
 BRANŻA: **SANITARNA**  
 SKALA: **1 : 500**  
 RYS. NR **ZAL.5E**

Projektował: **Jan Szczepanek**  
 Upr. bud. nr. 72/94, 299/81  
 mgr inż. **Tomasz Opulski**  
 Upr. bud. nr. PDK/0118/OWOS/09  
 mgr inż. **Jacek Kutniowski**  
 Upr. bud. nr. 498/92

PROJEKT **ZAGOSPODAROWANIA TERENU NR E**  
 NAWIAZYWAJĄCY NA: **PROJEKT ZAGOSPODAROWANIA TERENU NR E**

**STARIKOSTWO POWIATOWE w Bieruniu, ul. św. Kingi 1 - 24 -**


**Starosta Bieruńsko-Ledziński**  
 43-155 Bieruń, ul. św. Kingi 1  
 Na podstawie art. 218 § 1 w związku z art. 217 § 2 pkt 2 ustawy z dnia 14 czerwca 1960 r. - Kodeks postępowania administracyjnego (t.j. Dz. U. z 2000 roku, Nr 98, poz. 1071, ze zm.) zaświadcza się, że w obszarze oznaczonym linią ... dokonymano aktualizacji treści mapy zasadniczej. Dokumenty - ...

**STARIKOSTWO POWIATOWE w Bieruniu, ul. św. Kingi 1 - 24 -**

**Starosta Bieruńsko-Ledziński**  
 43-155 Bieruń, ul. św. Kingi 1  
 Na podstawie art. 218 § 1 w związku z art. 217 § 2 pkt 2 ustawy z dnia 14 czerwca 1960 r. - Kodeks postępowania administracyjnego (t.j. Dz. U. z 2000 roku, Nr 98, poz. 1071, ze zm.) zaświadcza się, że w obszarze oznaczonym linią ... dokonymano aktualizacji treści mapy zasadniczej. Dokumenty - ...

**MAPA DO CELÓW PROJEKTOWYCH**

Oznaczenie kancelaryjne zgłoszenia roboty geodezyjnej	G-GO. 6640.8.70.2013
Nazwa miejscowości	Chełm Śląski, w rejonie ul. Chełmskiej
Jednostka ewidencyjna	241405.2, Chełm Śląski
Obszr ewidencyjny	241405.2.0001, Chełm Śląski
Skala mapy	1:500
Nazwa układu współrzędnych prostokątnych płaskich	2000/18
Nazwa układu wysokości	Kronsztadt 86
Zakres aktualizacji	Mapę sporządzono bez usilenia obciążeni gruntowych
Informacja o służbnościach gruntowych	
Data opracowania mapy	07 maja 2013 r.

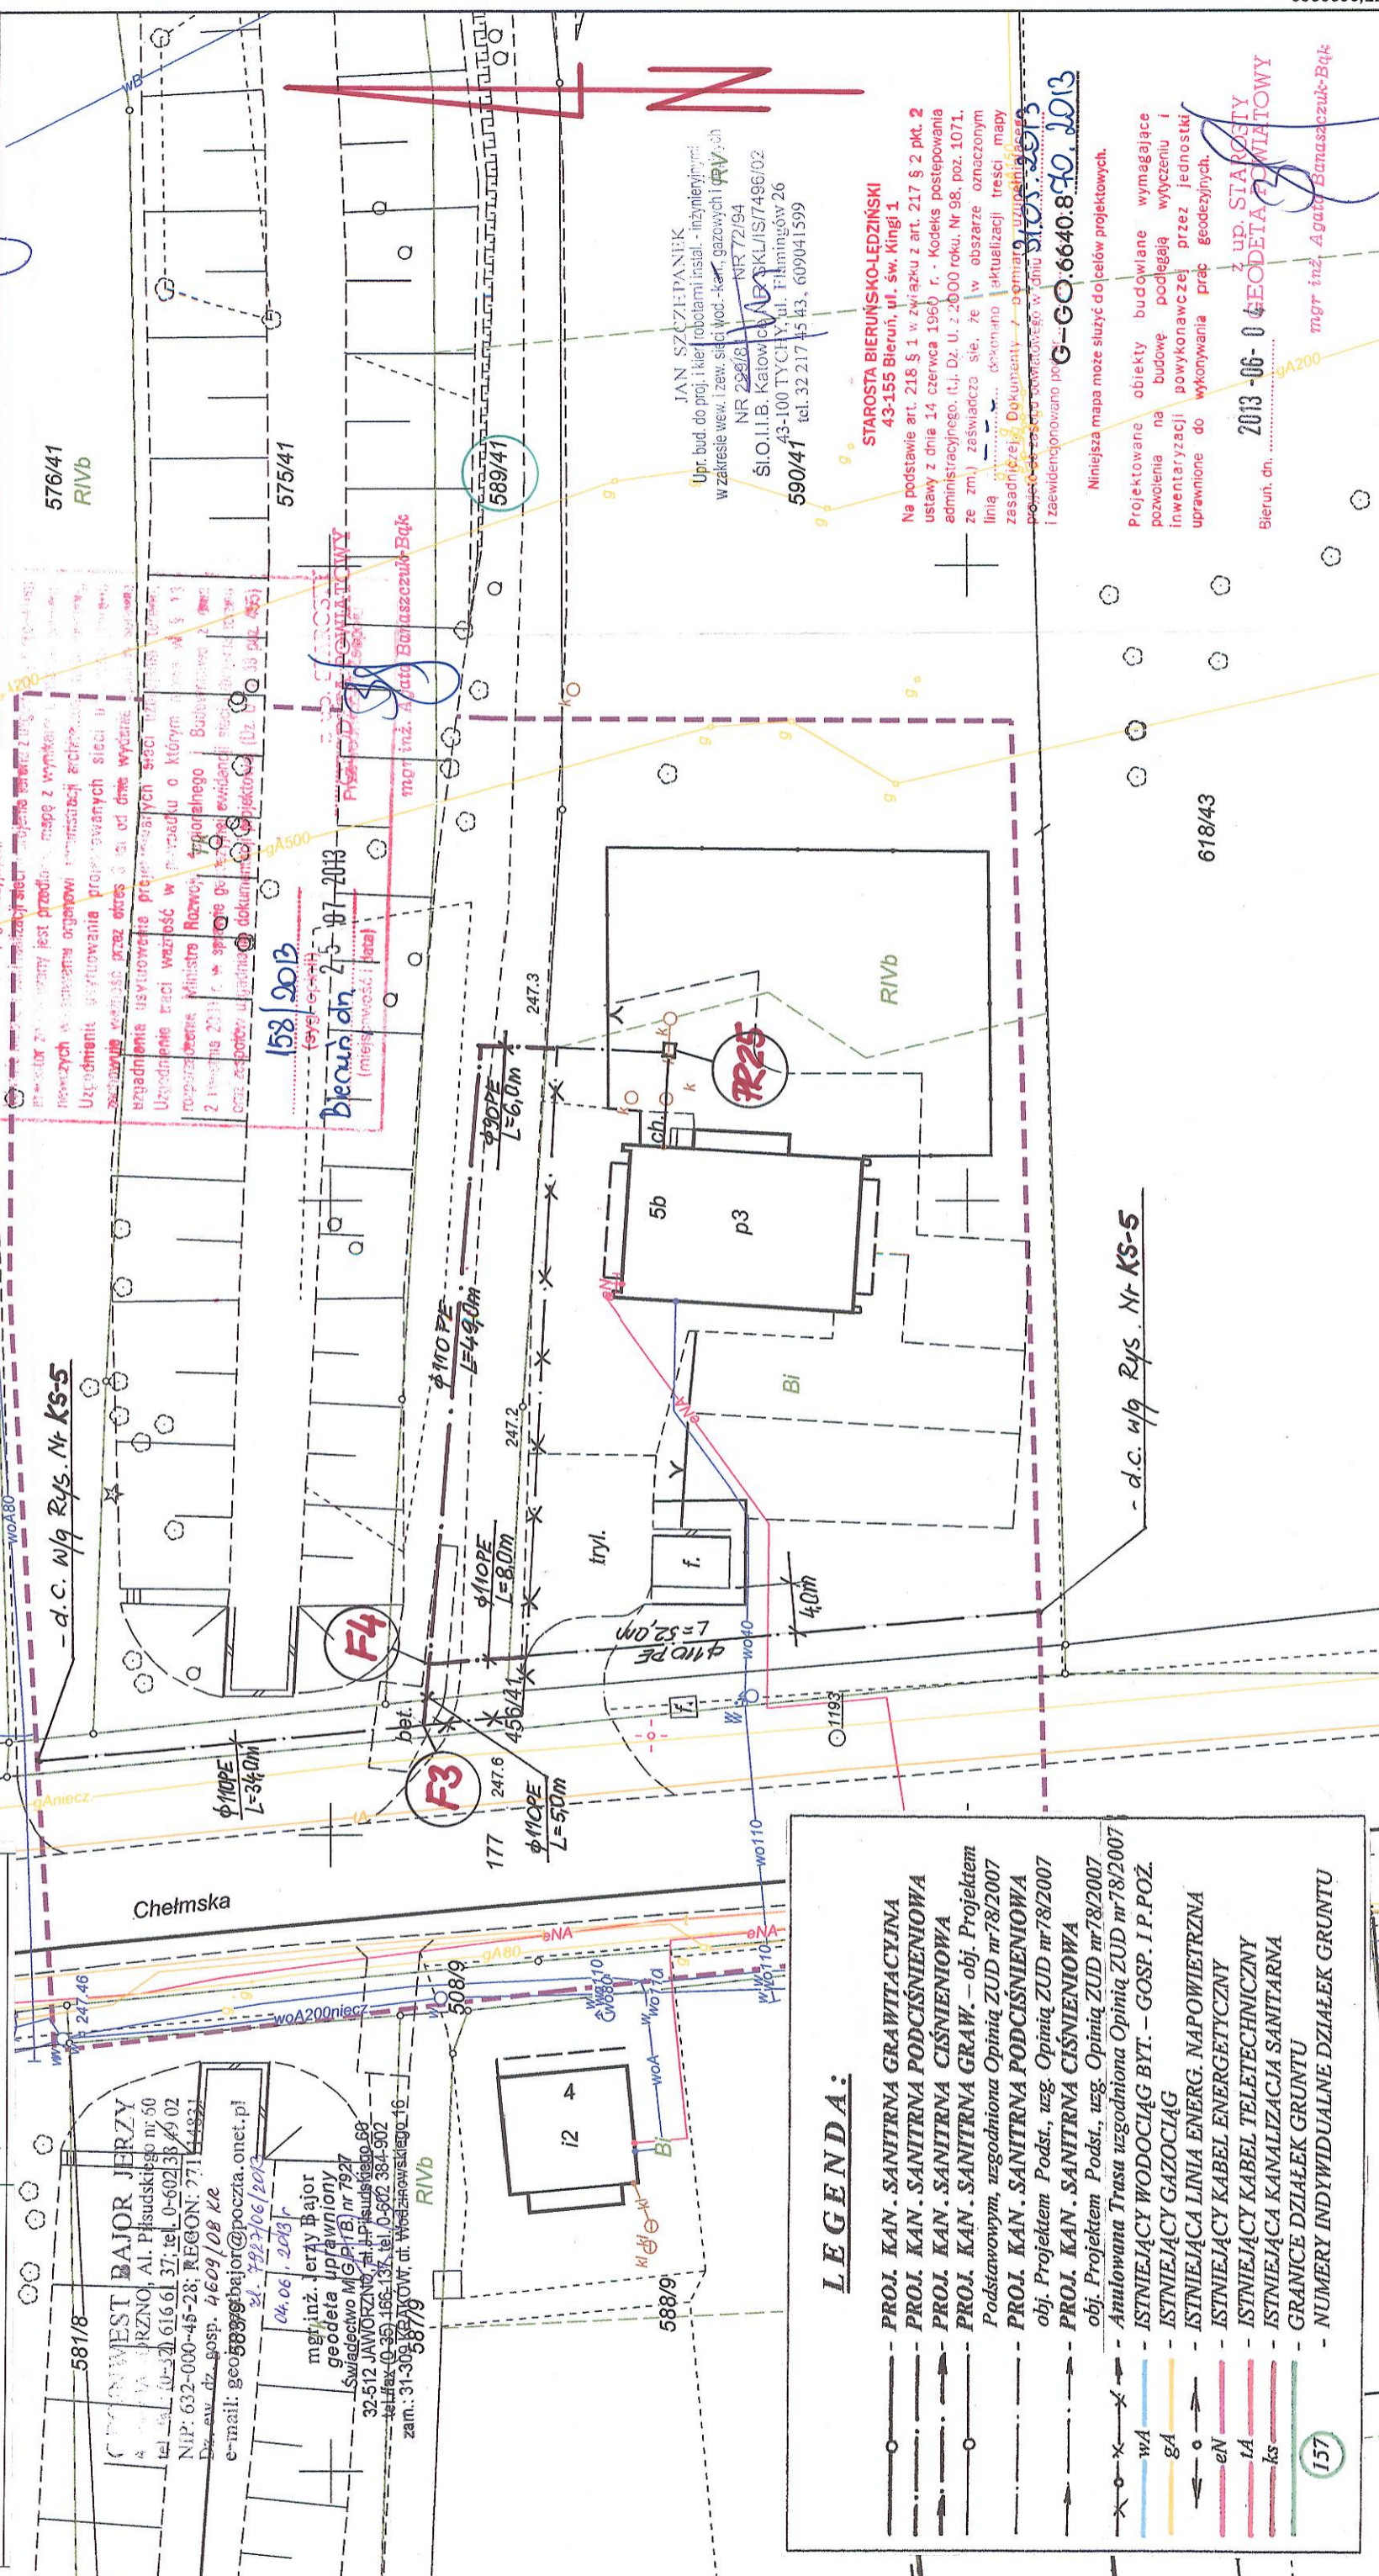

- LEGENDA:**
- - - PROJ. KAN. SANITRNY GRAWITACYJNA
  - - - PROJ. KAN. SANITRNY PODCIŚNIENIOWA
  - - - PROJ. KAN. SANITRNY CIŚNIENIOWA
  - - - PROJ. KAN. SANITRNY GRAW. - obj. Projektem Podstawowym, uzgodniona Opinią ZUD nr 78/2007
  - - - PROJ. KAN. SANITRNY PODCIŚNIENIOWA - obj. Projektem Podst., uzg. Opinią ZUD nr 78/2007
  - - - PROJ. KAN. SANITRNY CIŚNIENIOWA - obj. Projektem Podst., uzg. Opinią ZUD nr 78/2007
  - - - Anulowana Trasa uzgodniona Opinią ZUD nr 78/2007
  - - - ISTNIEJĄCY WODOCIĄG BYT. - GOSP. I P.POŻ.
  - - - ISTNIEJĄCY GAZOCIĄG
  - - - ISTNIEJĄCA LINIA ENER. NAPOWIETRZNA
  - - - ISTNIEJĄCY KABEL ENERGETYCZNY
  - - - ISTNIEJĄCY KABEL TELETECHNICZNY
  - - - ISTNIEJĄCA KANALIZACJA SANITARNA
  - - - GRANICE DZIAŁEK GRUNTU
  - - - NUMERY INDYWIDUALNE DZIAŁEK GRUNTU